


miasto Międzyzdroje, część działek nr 498, 499, ul. Nowomyśliwska		obręb nr 19	
Wtórnik niniejszy sporządzono na podstawie mapy zasadniczej w skali 1:500 arkusz nr 331.111.0821, 0823		Skala 1:500	
<b>Wykonawca:</b> <b>S.C. GEOPLAN</b> <b>ul. Mieszka I-go 3a</b> <b>72-400 Kamień Pom.</b> <b>tel./fax 38-22-244</b>	Uzbrojenie podziemne opracowano na podstawie: a) danych branżowych - z literą <b>B</b> b) pośredniego ustalenia przebiegu aparatura elektromagnetyczną - z literą <b>A</b> c) bezpośrednich pomiarów powykonawczych - bez litery	Wpisano do rejestru wtórników:	
Sporządził: Geodeta uprawniony <i>Małgorzata Jeglińska</i>	Na terenie objętym niniejszym wtórnikiem zaprojektowano przebieg urządzeń podziemnych wg protokołów: <b>t - prot. nr 119/06</b>		
Upr. zawodowe nr 11809			
Informacje dodatkowe: poziom odniesienia: Kronsztad <b>KERG 684/08</b>	Punkty osnów geodezyjnych o nr - 11311 podlegają ochronie zgodnie z art. 15, art. 48 ust. 1 pkt 3 Prawa geodezyjnego i kartograficznego (Dz. U. Nr 30 poz. 163)		
<b>Uzgodnienia:</b>		Nie wyklucza się istnienia w terenie innych nie wykazanych na niniejszej mapie urządzeń podziemnych, które nie były zgłoszone do inwentaryzacji	
1. energetyczne - nie uzgadniano			
2. wodno - kanalizacyjne - nie uzgadniano			
3. ciepłownicze - nie uzgadniano		Współrzędne siatki kwadratowej:	Nr Ks.rob. 99/08
4. telekomunikacyjne - nie uzgadniano			
5. gazowe - nie uzgadniano		Opisano na wtórniku	Aktualność wtórnika na dzień: 01.07.2008r.

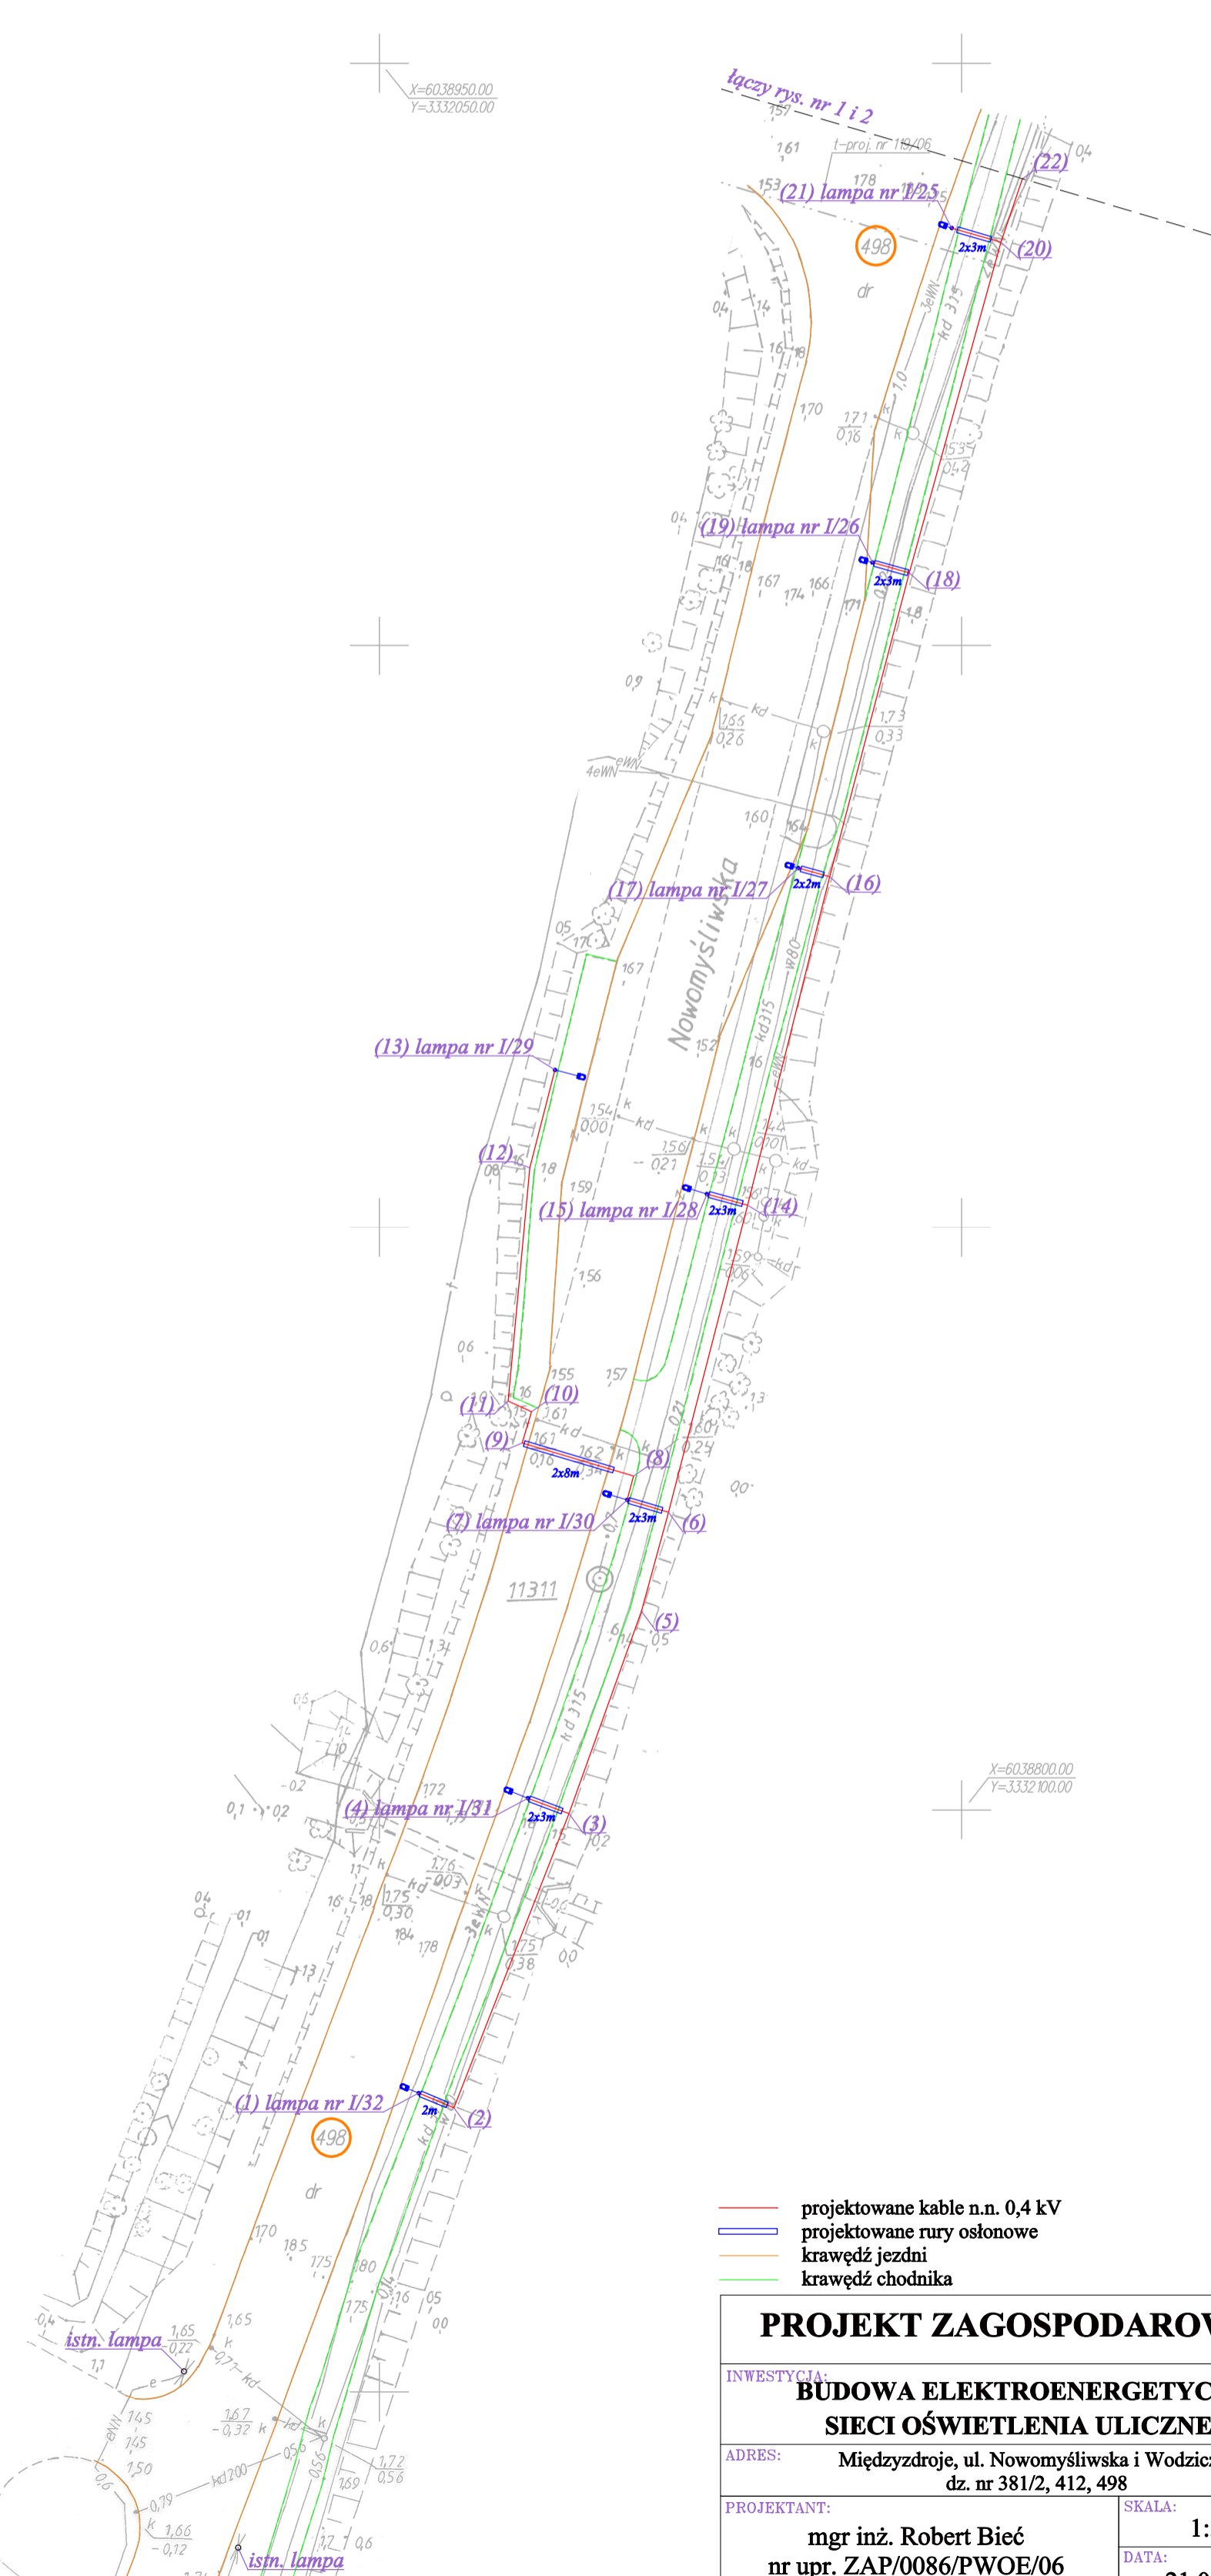

- projektowane kable n.n. 0,4 kV
- projektowane rury osłonowe
- krawędź jezdni
- krawędź chodnika

### PROJEKT ZAGOSPODAROWANIA TERENU

INWESTYCJA: <b>BUDOWA ELEKTROENERGETYCZNEJ SIECI OŚWIETLENIA ULICZNEGO</b>		
ADRES: Międzyzdroje, ul. Nowomyśliwska i Wodniczki dz. nr 381/2, 412, 498		
PROJEKTANT: <b>mgr inż. Robert Bieć</b> nr upr. ZAP/0086/PW0E/06	SKALA: <b>1:500</b>	PODPIS:
	DATA: <b>21.07.2008</b>	NR RYSUNKU: <b>1</b>