


Miasto: Międzyzdroje Obręb: 19 Obiekt: ul. Nowomyśliwska, od dz nr 491 – do 554 skala 1: 500

Wtórnik niniejszy sporządzono na podstawie mapy zasadniczej w skali 1: 500 arkusz nr 321.111.0341, 0343, 0821.		Wpisano do rejestru wtórników nr
Wykonawca: USŁUGI GEODEZYJNE Dorota Dykсы ul. Słoneczna 7 72-410 Golczewo tel/fax 091/38 60 681	Uzbrojenie podziemne opracowano na podstawie: a) danych branżowych - z literą B b) pośredniego ustalenia przebiegu aparaturą elektromagnetyczną - z literą A c) bezpośrednich pomiarów wykonawczych - bez litery Na terenie objętym niniejszym wtórnikami zaprojektowano przebieg urządzeń podziemnych wg protokołów: tel -119/06	
Uprawnienia zawod. nr 14084	Nie wyklucza się istnienia w terenie innych nie wykazanych na niniejszej mapie urządzeń podziemnych, które nie były zgłoszone do inwentaryzacji.	Aktualność wtórnika na dzień: 17.10.2007r.
Informacje dodatkowe: poziom odniesienia: Kronstadt KERG: 1258/07	Punkty osnowy geodezyjnej podlegające ochronie zgodnie z art. 15, art.48, ust.1, punkt 3 Prawa Geodezyjnego i Kartograficznego: 11310	
Współrzędne siatki kwadratów:		
Uzgodnienia: nie wykonano 1- energetyczne -- 2- wodno-kanalizacyjne -- 3- telekomunikacyjne -- 4- ciepłownicze -- 5- gazowe --		

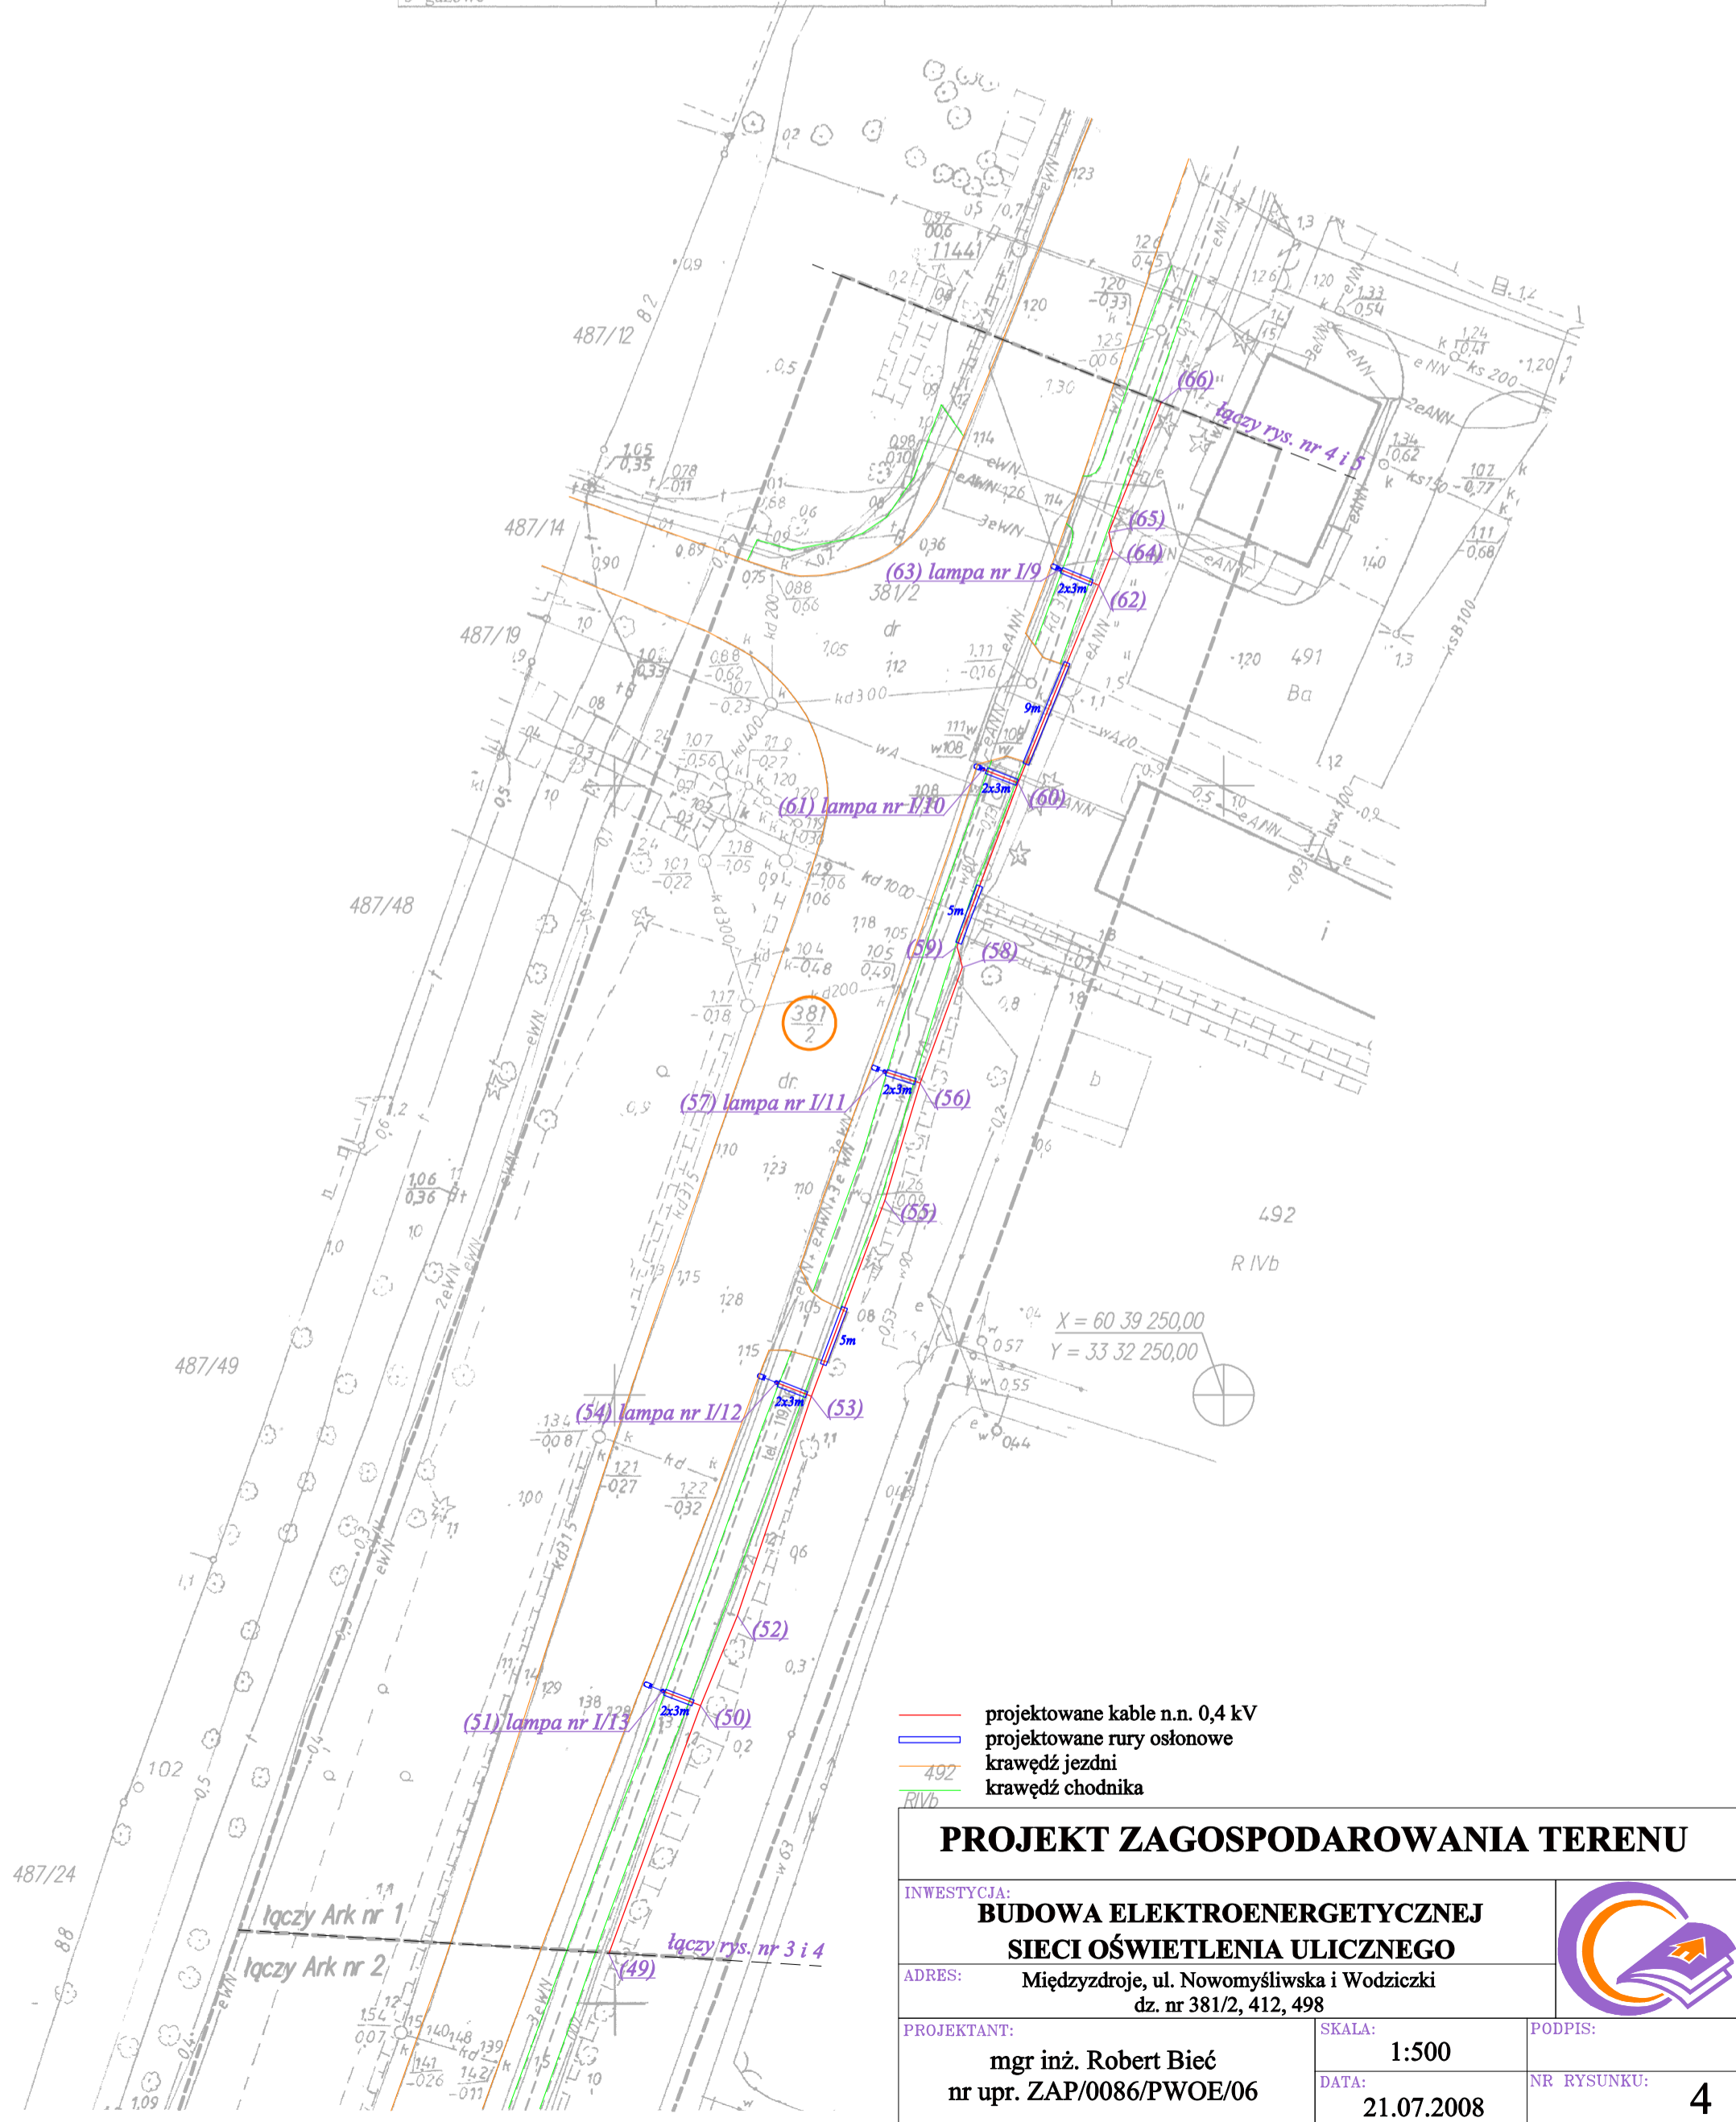

- projektowane kable n.n. 0,4 kV
- projektowane rury osłonowe
- krawędź jezdni
- krawędź chodnika

PROJEKT ZAGOSPODAROWANIA TERENU

INWESTYCJA: BUDOWA ELEKTROENERGETYCZNEJ SIECI OŚWIETLENIA ULICZNEGO	
ADRES: Międzyzdroje, ul. Nowomyśliwska i Wodniczki dz. nr 381/2, 412, 498	
PROJEKTANT: mgr inż. Robert Bieć nr upr. ZAP/0086/PWOE/06	SKALA: 1:500
	DATA: 21.07.2008
	PODPIS: NR RYSUNKU: 4